


MEIO FIOS - PARQUE PAQUETÁ

ESCALA 1:600



- LEGENDAS
- Meio fio com sarjeta (A EXECUTAR)
 - Meio fio sem sarjeta (A EXECUTAR)

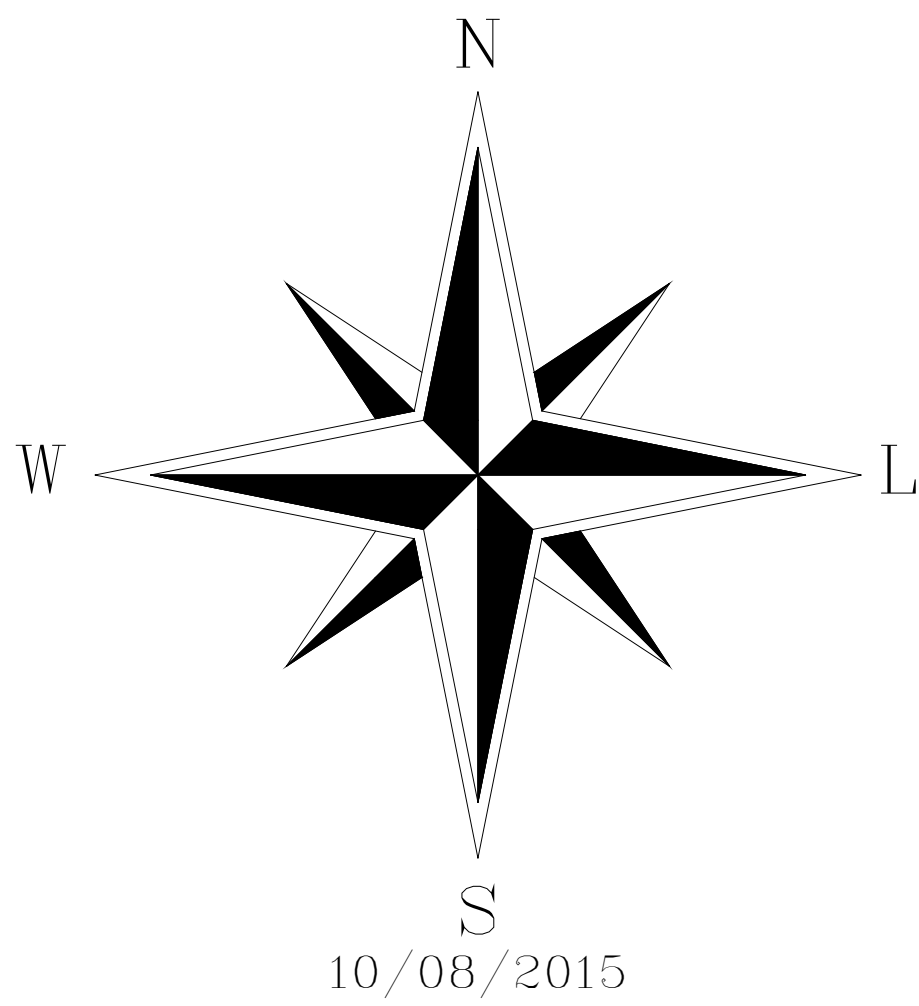

Notas

- 1 - Curvas de Nível processadas a cada 1 metro.
 - 2 - Levantamento Georreferenciado
- Datum: SIRGAS2000 Fuso: 23S

CARIMBO DE APROVAÇÕES:			
LICENGE ENGENHARIA & CONSULTORIA			
TIPO DE USO: MEIO FIO COM E SEM SARJETA			
DRENAGEM PLUVIAL	ENDERECO DA OBRA: Sec. Mun. de Meio Ambiente de Catalão - SEMMAC Av. Dr. Lamartine Pinto de Avelar, 2338, Ipanema		
	PROPRIETARIO:		
	PREFEITURA MUNICIPAL DE CATALÃO - SEMMAC		CNPJ: 01.505.643/0001-50
	AUTOR DO PROJETO:		Nº DA PRANCHIA:
	ENGº PEDRO SILVA DE SOUZA RESPONSÁVEL TÉCNICO:		05/05
	ENGº PEDRO SILVA DE SOUZA CREA nº. 1016279248/D-GO		
DESCRIÇÃO: * Planta Baixa * Detalhes * Legenda		ÁREAS: * Vide em projeto	
ESCALA: INDICADAS	DATA: 02 / 06 / 2021	DESENHO: PEDRO (64) 3443-1688	REVISÃO: 29 / 03 / 2023