


Planta Baixa - Alimentador Predial

Escala 1:50

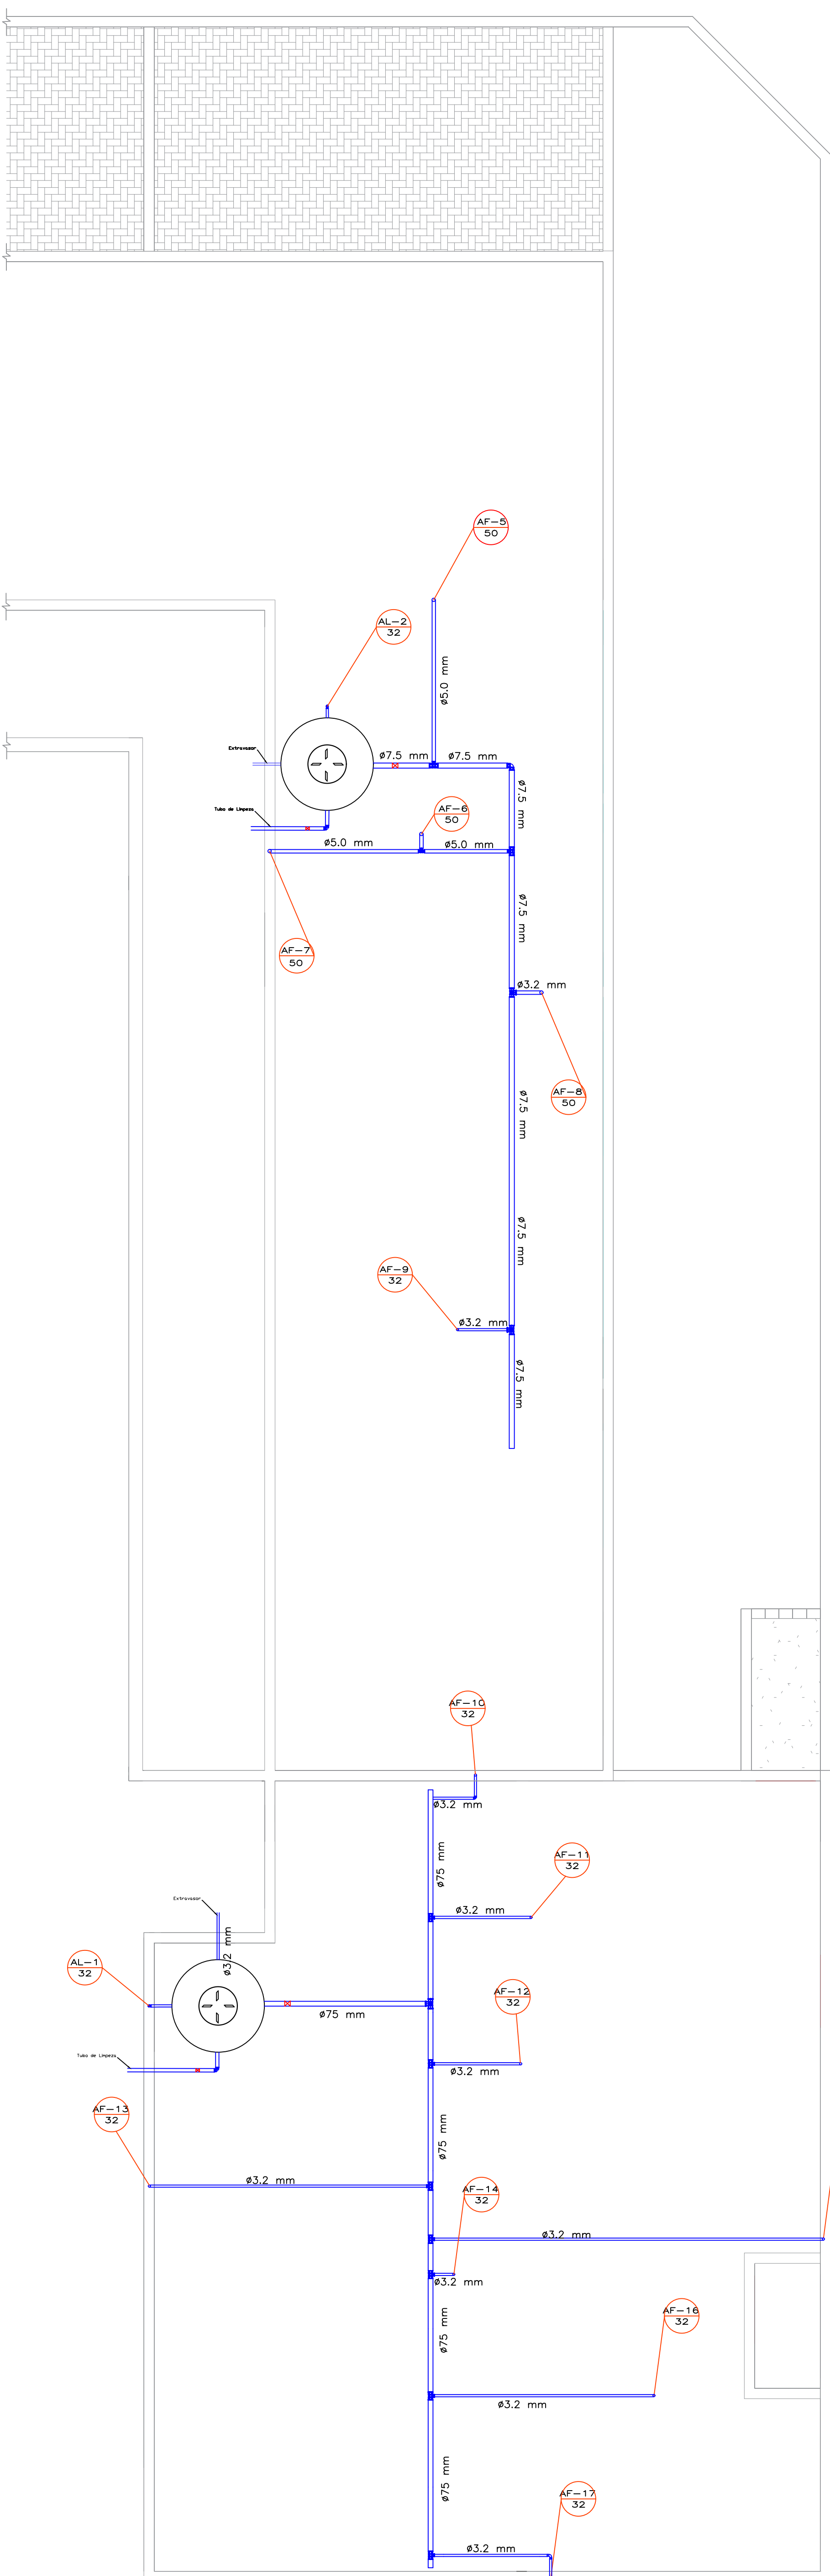

Planta Baixa - Ramal de Distribuição Água Fria

Escala 1:50

LEGENDA	
	Ponto de descida d' água
	Joelho 90°
	Tê
	Registro Soldável

CARIMBO DE APROVAÇÕES :			
 Cidade que sonha e faz.			
TIPO DE USO : CMEI PROFº ANIBAL ROSA DO NASCIMENTO			
ENDEREÇO DA OBRA : Rua 96 s/nº - Castelo Branco			
PROPRIETÁRIO :			
PREFEITURA MUNICIPAL DE CATALÃO		CNPJ nº: 01.565.643/0001-50	
AUTOR DO PROJETO :		Nº DA PRANCHA :	
ENGº: RAFAIANE GONÇALVES PURCINO		CREA nº: 101775953D GO	
RESPONSÁVEL TÉCNICO :		01/01	
ENGº: RAFAIANE GONÇALVES PURCINO		CREA nº: 10175953D GO	
DESCRIÇÃO :		Área total terreno: 2450 m² Área Construída: 1602,014m² Área Invadida: 390 m²	
* Planta Baixa - Água Fria * Planta Cobertura - Água Fria		Taxa de Ocupação: 65,38%	
ESCALAS:	DATA:	DESENHO:	REVISÃO:
Indicadas	28/09/2022	RAFAIANE	