


1 PLANTA BAIXA
ESCALA 1/50

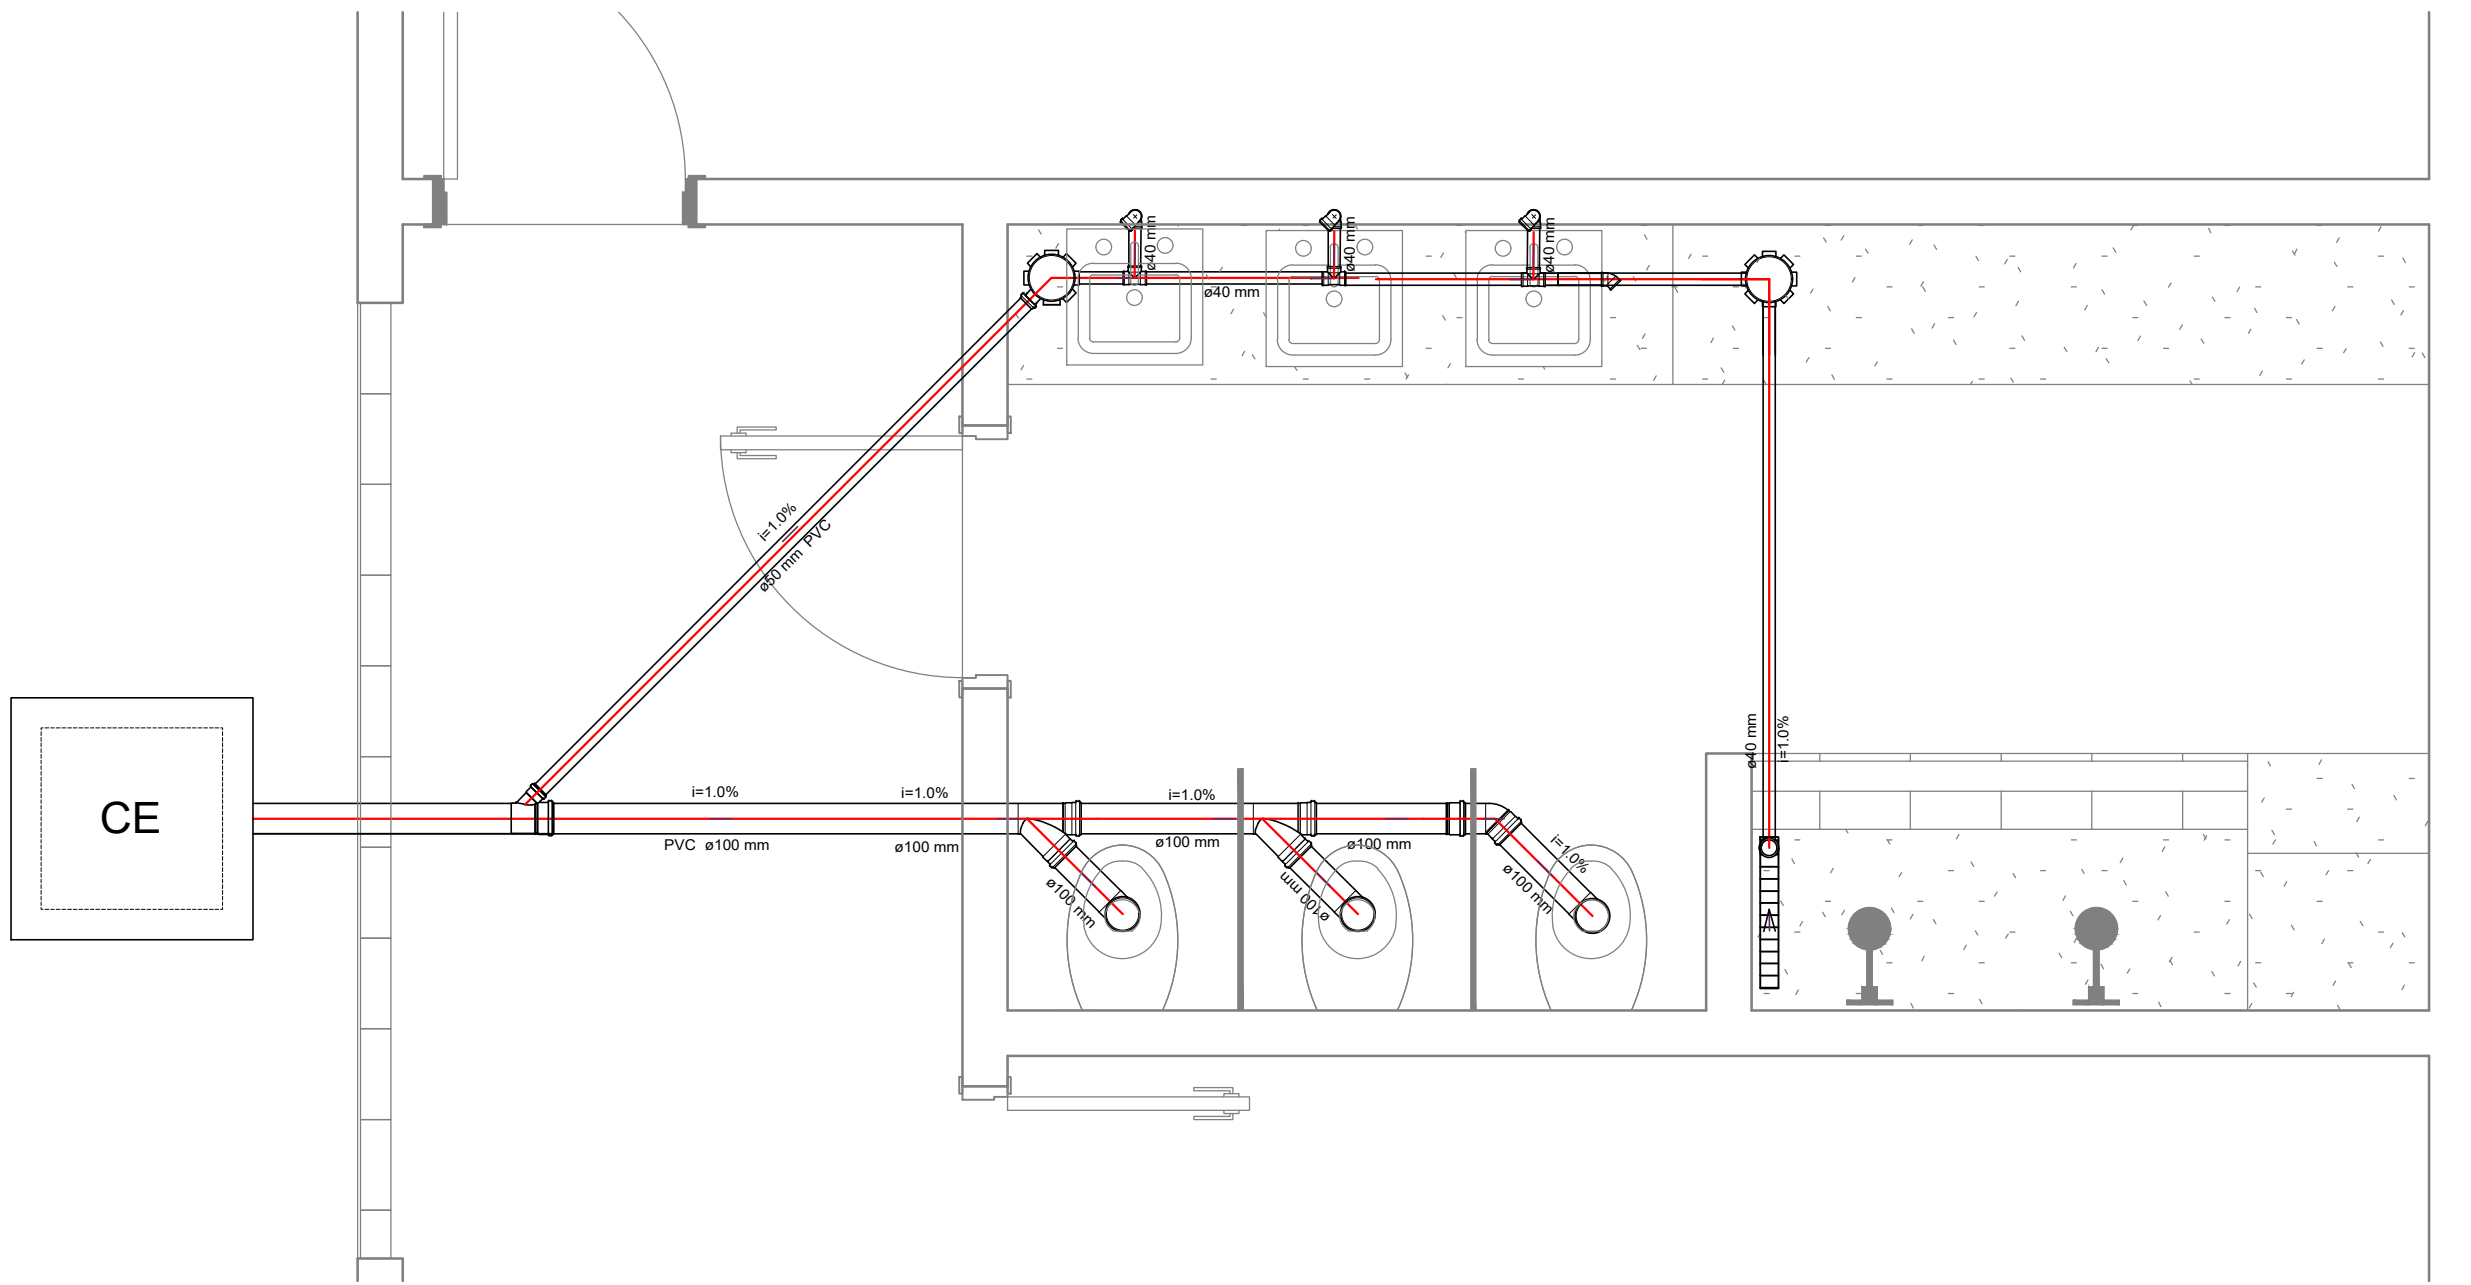

Detalhe S1
escala 1:25

LEGENDA	
CE	CAIXA DE INSPEÇÃO ESGOTO SIMPLES 60 x 60 cm
	CAIXA SIFONADA
	TÊ 90
	JUNÇÃO 45
	RALO SECO
	RALO LINEAR 50CM
	CURVA 45
	JOELHO 90
	JOELHO 90- COLUMA
	JUNÇÃO SIMPLES

CARIMBO DE APROVAÇÕES :			
<div><div></div><div><p>PREFEITURA DE CATALÃO Cidade que sonha e faz.</p></div></div>			
TIPO DE USO : INSTALAÇÕES HIDROSSANITÁRIAS			
ENDEREÇO DA OBRA : RUA FERNANDES FILHO, S/N - PIRES BELO			
PROPRIETÁRIO :			
PREFEITURA MUNICIPAL DE CATALÃO		CNPJ	41.555.643/0001-50
AUTOR DO PROJETO :		Nº DA PRANCHA:	
RAFAELANE GONÇALVES PURCINO		CREA	1017759653D-GD
RESPONSÁVEL TÉCNICO			
RAFAELANE GONÇALVES PURCINO		CREA	1017759653D-GD
DESCRIÇÃO :		ÁREAS:	
* Planta baixa		Área total do terreno: 705,89 m²	
* Sistema de esgoto			
ESCALA:	DATA:	DESENHO:	REVISÃO :
INDICADA	08/08/2023	RAFAELANE	