




1 PLANTA BAIXA
ESCALA 1/50

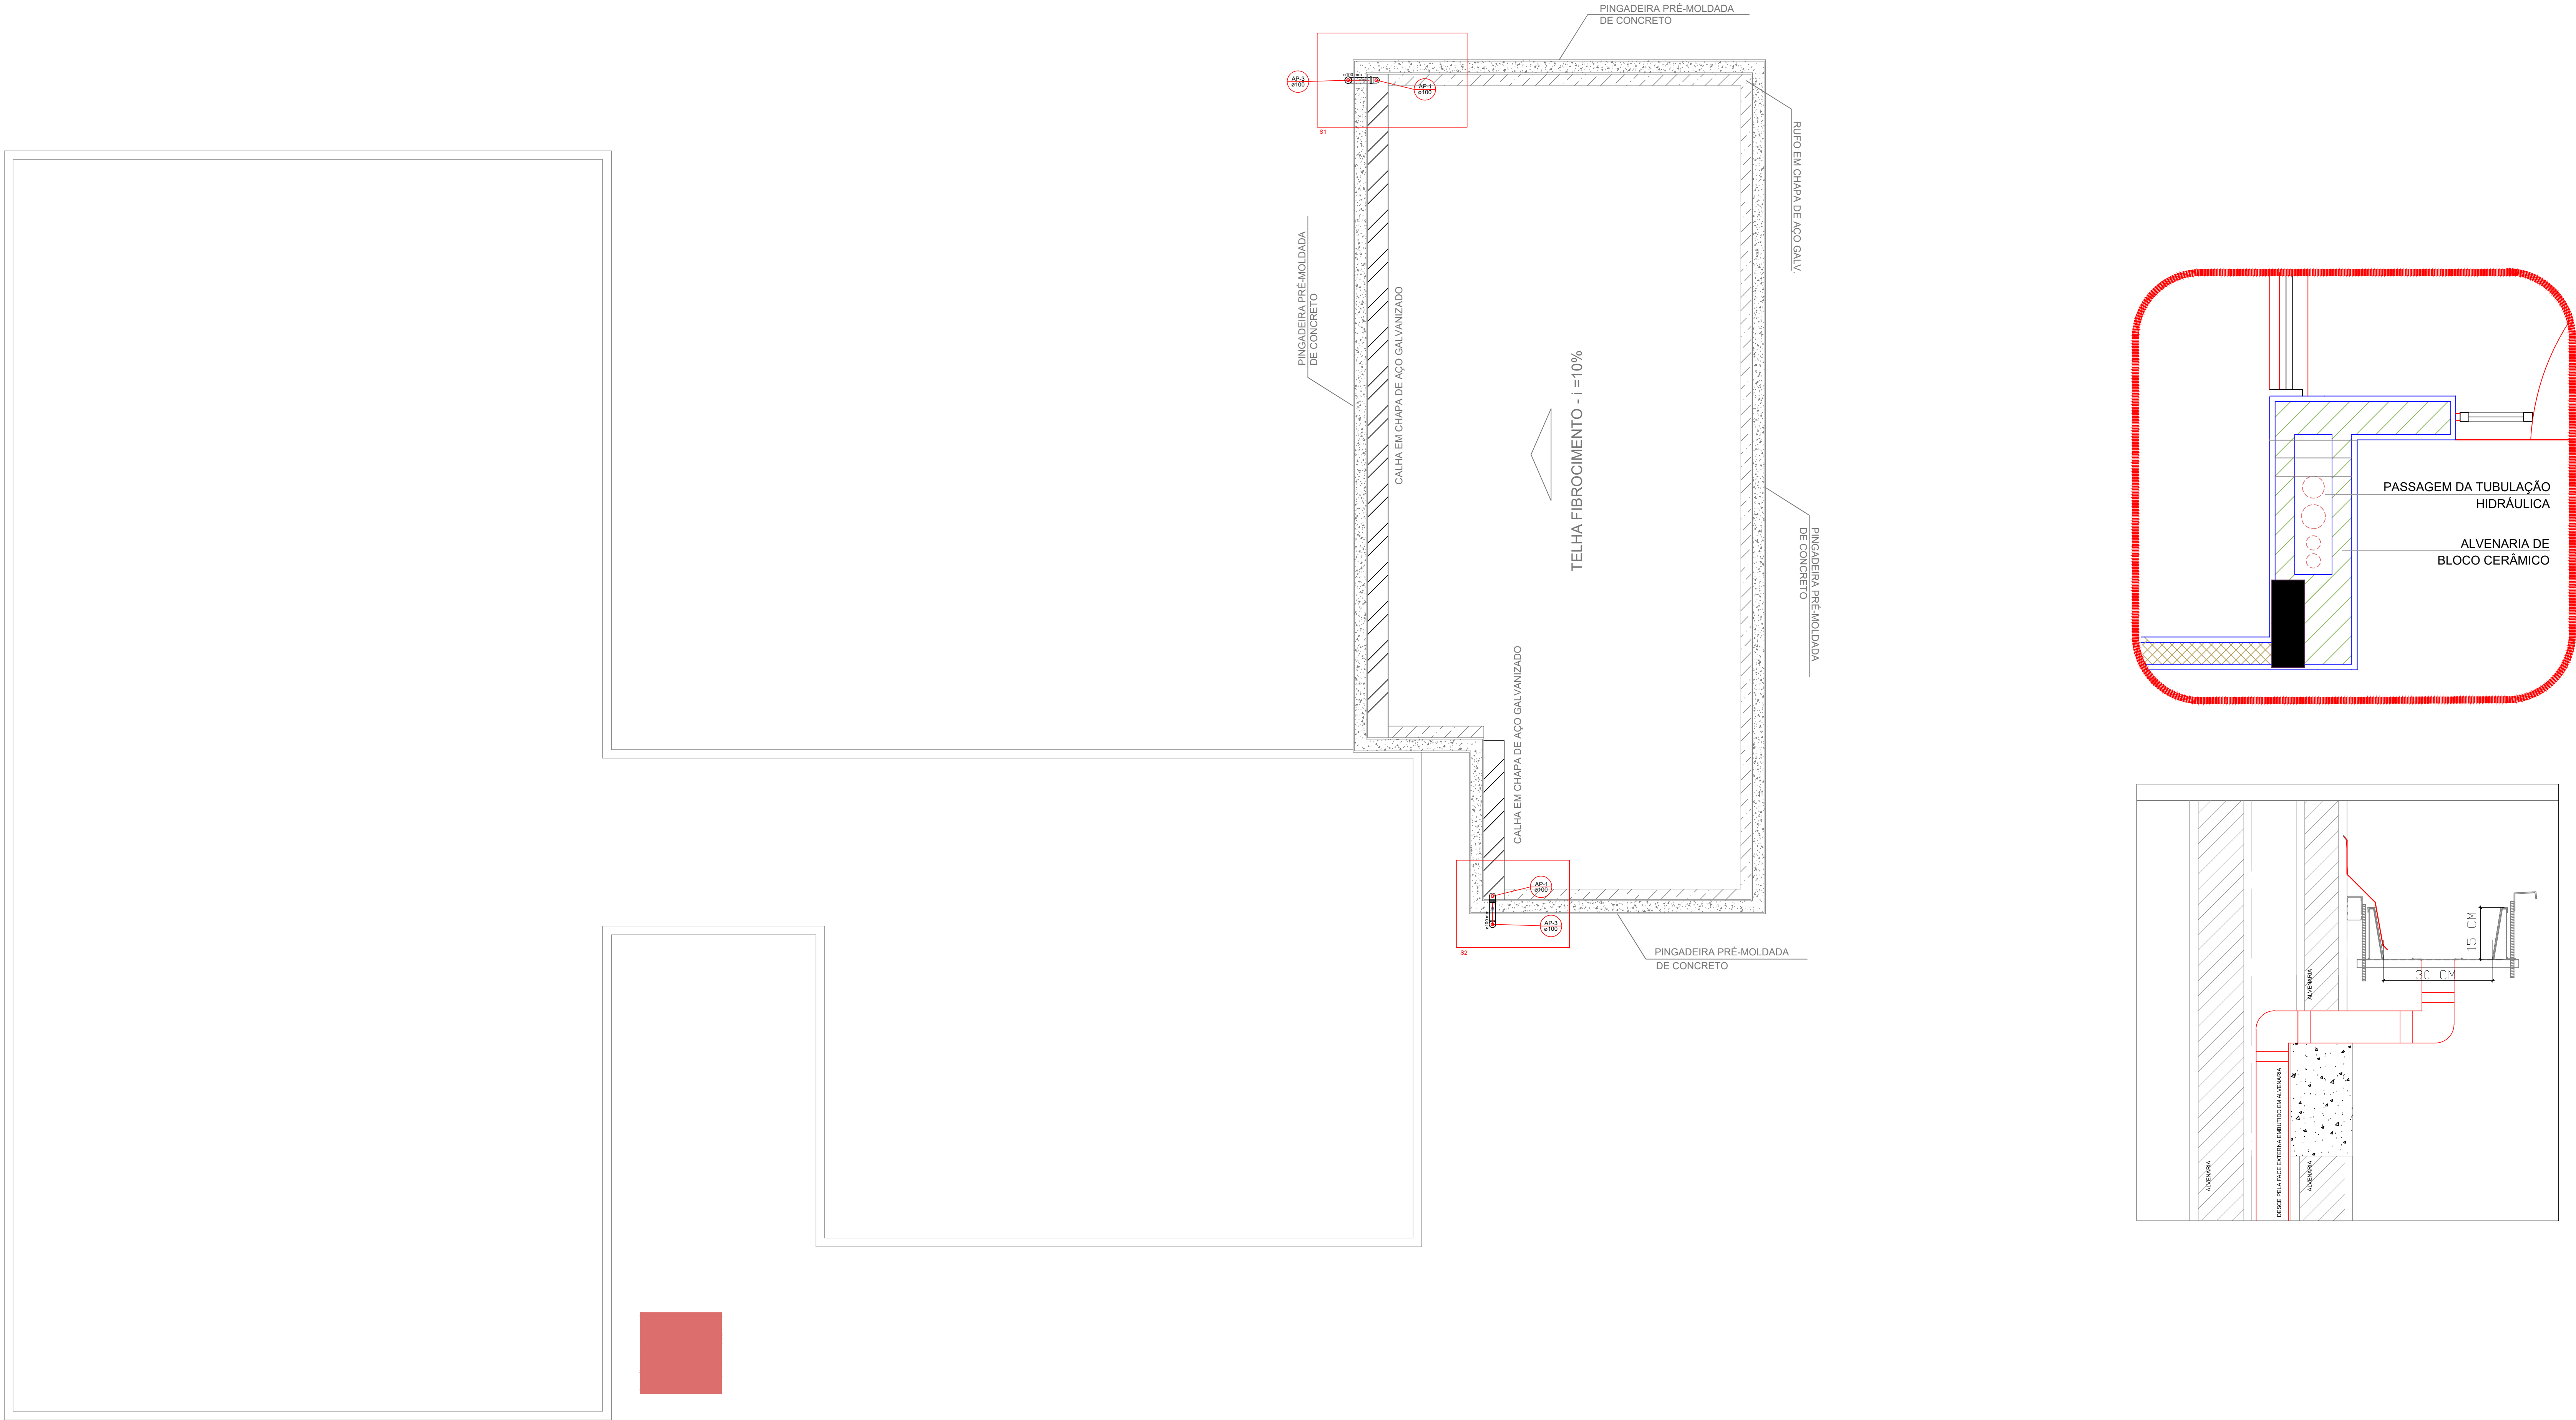


Detalhe S1 escala 1:25

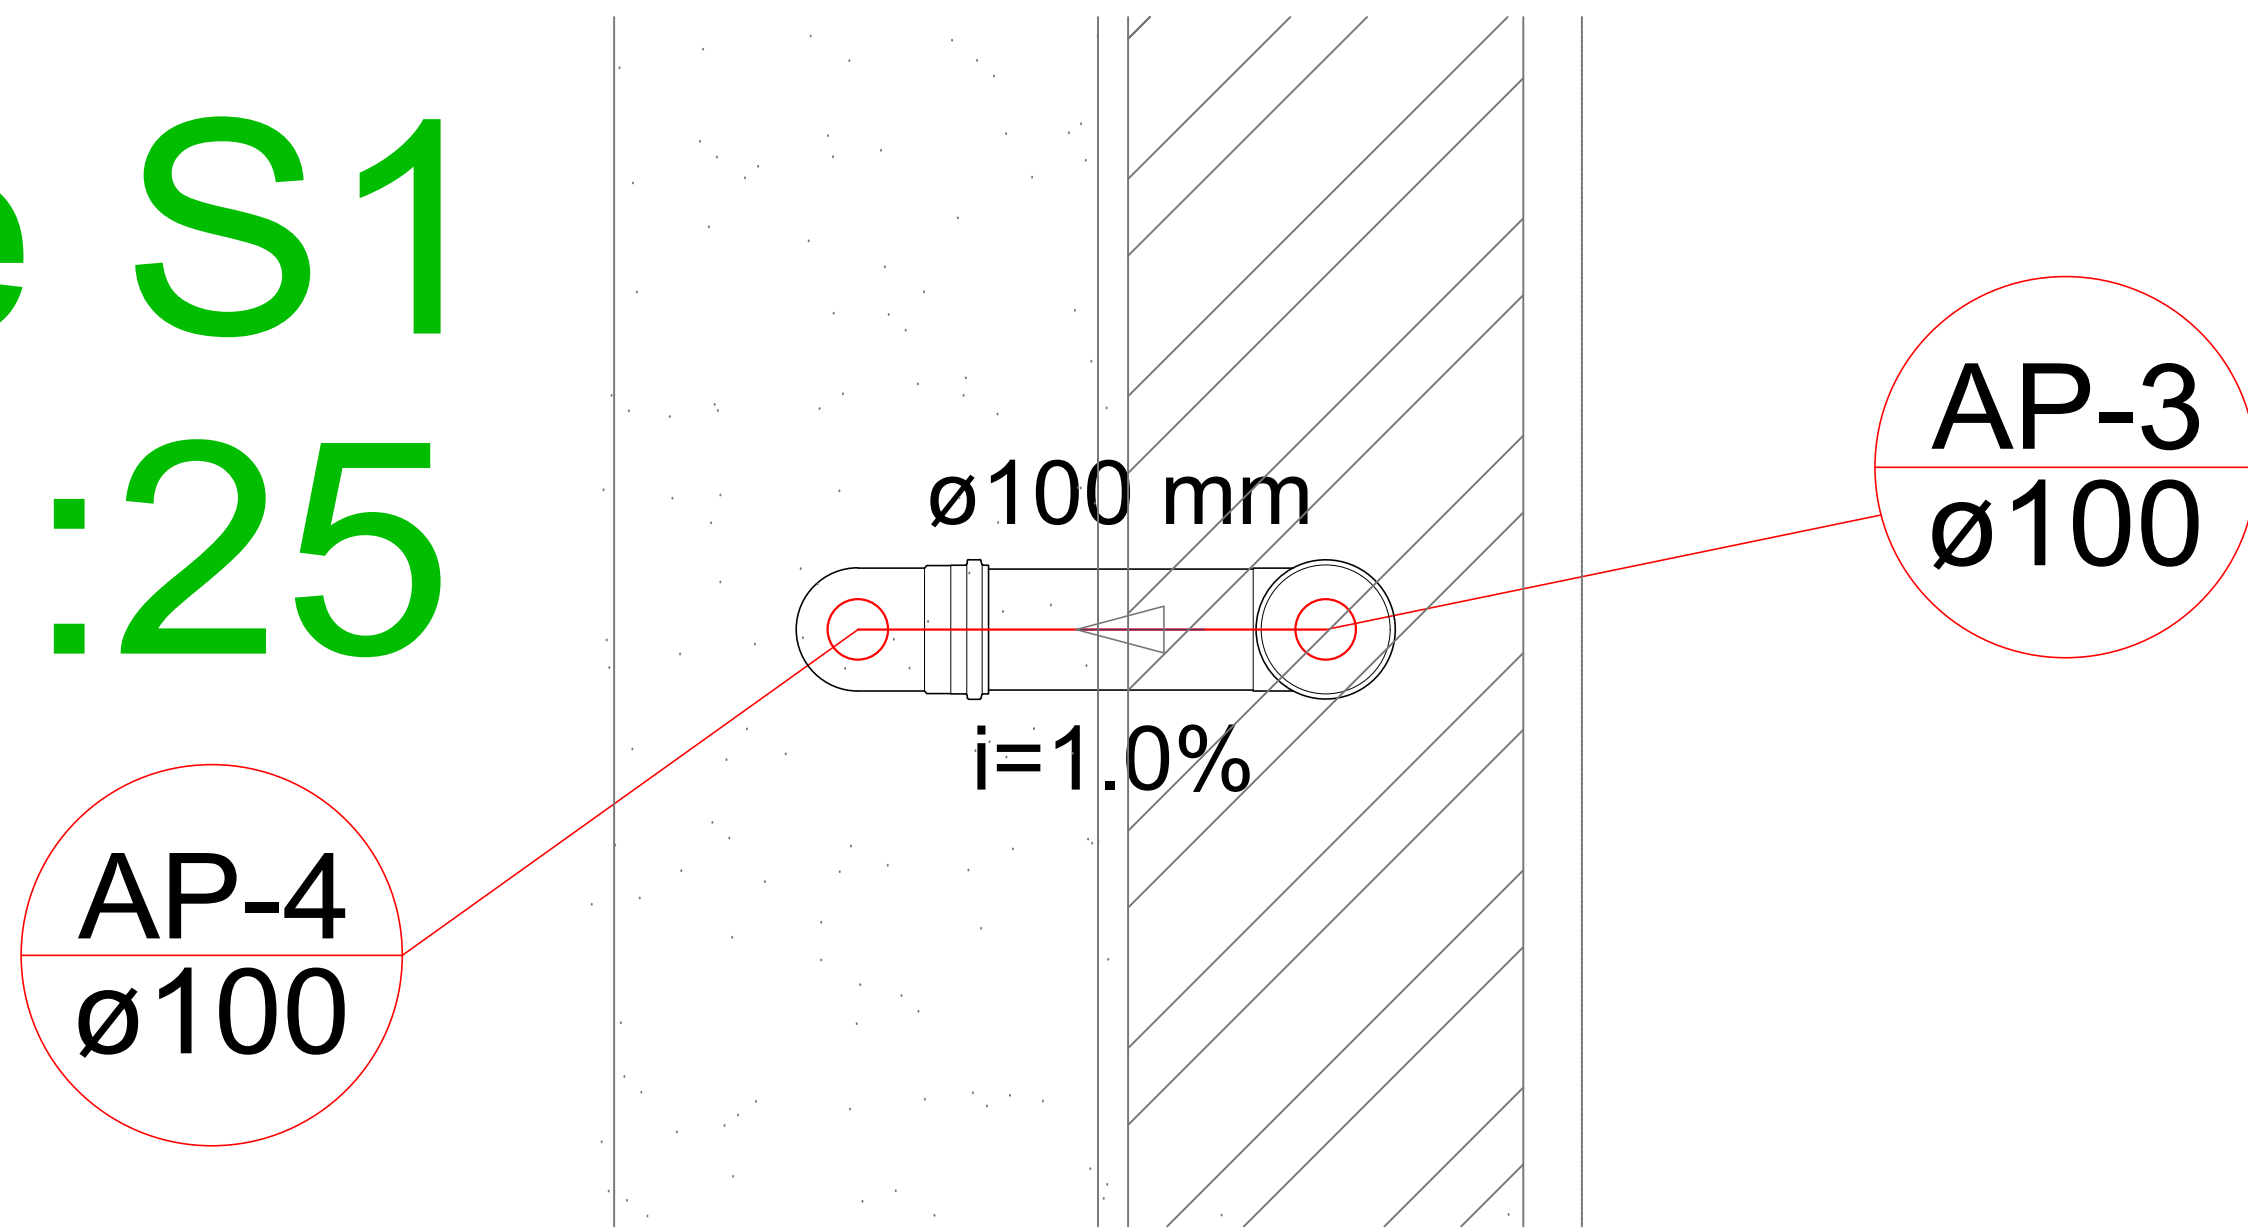

Detalhe S2 escala 1:25

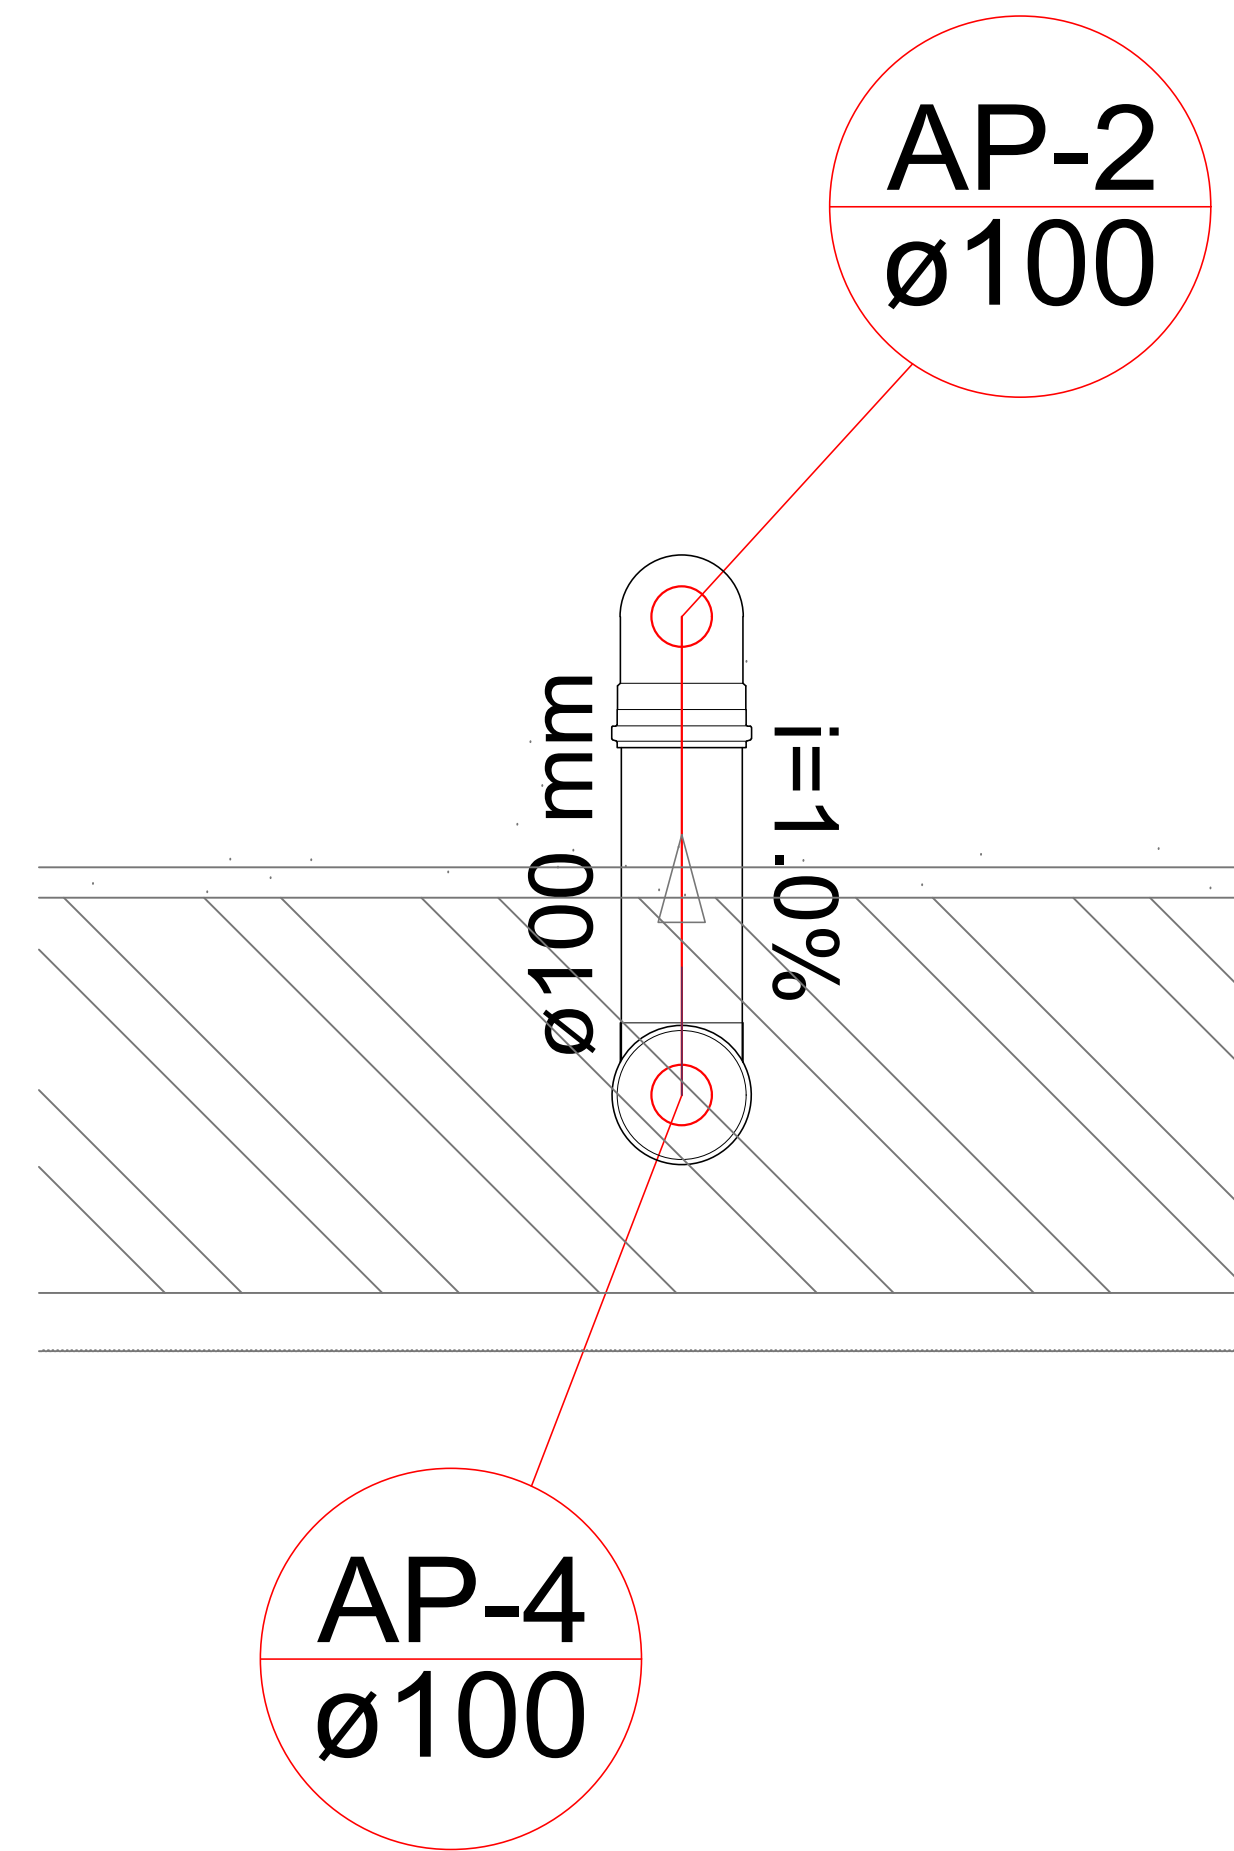

LEGENDA	
	CAIXA DE AREIA PLUVIAL SIMPLES 60 x 60 cm
	JOELHO 45
	JOELHO 45- DESCE
	JOELHO 90
	JOELHO 90- COLUMA
	JOELHO 90- DESCE
	CURVA 90 CURTA- DESCE

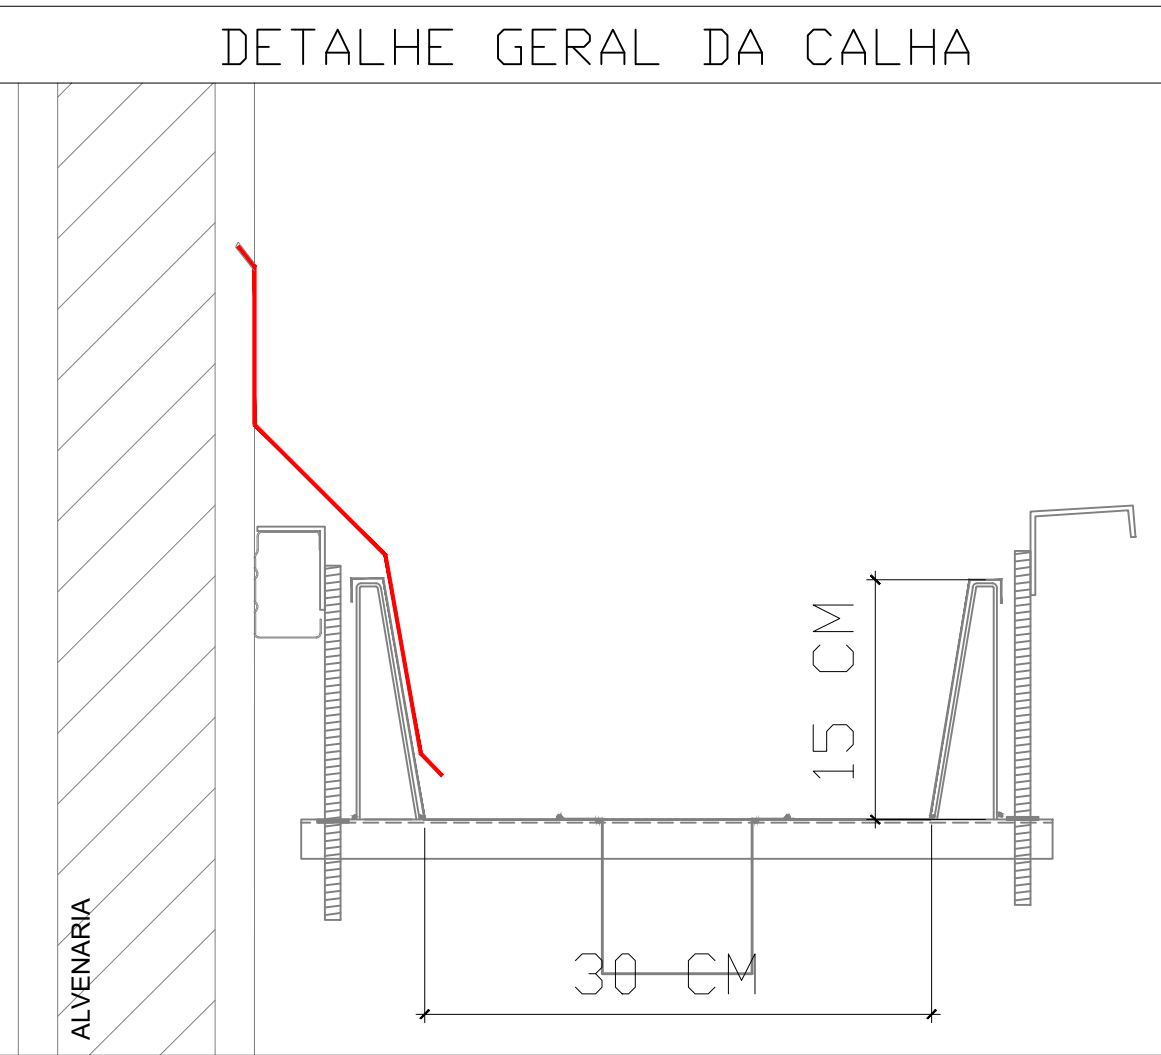

CARIMBO DE APROVAÇÕES :	
 PREFEITURA DE CATALÃO Cidade que sonha e faz.	
TIPO DE USO : INSTALAÇÕES HIDROSSANITÁRIAS	
ENDEREÇO DA OBRA : RUA FERNANDES FILHO, S/N - PIRES BELO	
PROPRIETÁRIO :	
PREFEITURA MUNICIPAL DE CATALÃO AUTOR DO PROJETO :	CNPJ : 41.555.643/0001-50 Nº DA PRANCHA: 01/01
RAFAELNE GONÇALVES PURCINO RESPONSÁVEL TÉCNICO	CREA 1017759553D-GO
RAFAELNE GONÇALVES PURCINO	CREA 1017759553D-GO
DESCRIÇÃO : * Planta baixa * Sistema de Águas Pluviais	ÁREAS: Área total do terreno: 705,89 m²
ESCALA : INDICADA	DATA : 08/08/2023
DESENHO : RAFAELNE	REVISÃO :